


OZNACZENIA:
 Hydrant ppoż. DN 25
 Pion instalacji ppoż.
 Instalacja ppoż. stal ocynkowana

FIRE GUARD OCHRONA PRZECIWPOŻAROWA PIOTR GAWLIŃSKI Cięcina ul. Zacisze 13, 34-350 Węgierska Górka		Kontakt: 509 922 825
Temat: Projekt instalacji wodociągowej przeciwpożarowej dla Budynku Urzędu Gminy Radziechowy-Wieprz. 34-381 Radziechowy, Wieprz 700 Działka nr 3591/5 obręb Wieprz		
Tytuł rys.: INSTALACJA PPOŻ - RZUT PRZYZIEMIA		Data: 03.12.2020.
Inwestor: Gmina Radziechowy-Wieprz 34-381 Radziechowy, Wieprz 700		Skala: 1:100
Projektował: mgr inż. Jerzy Wypyszyński 321/98/UW	Podpis:	Nr rys: 1
Opracował: mgr inż. Piotr Gawliński SGSP 5351/2007	Podpis:	

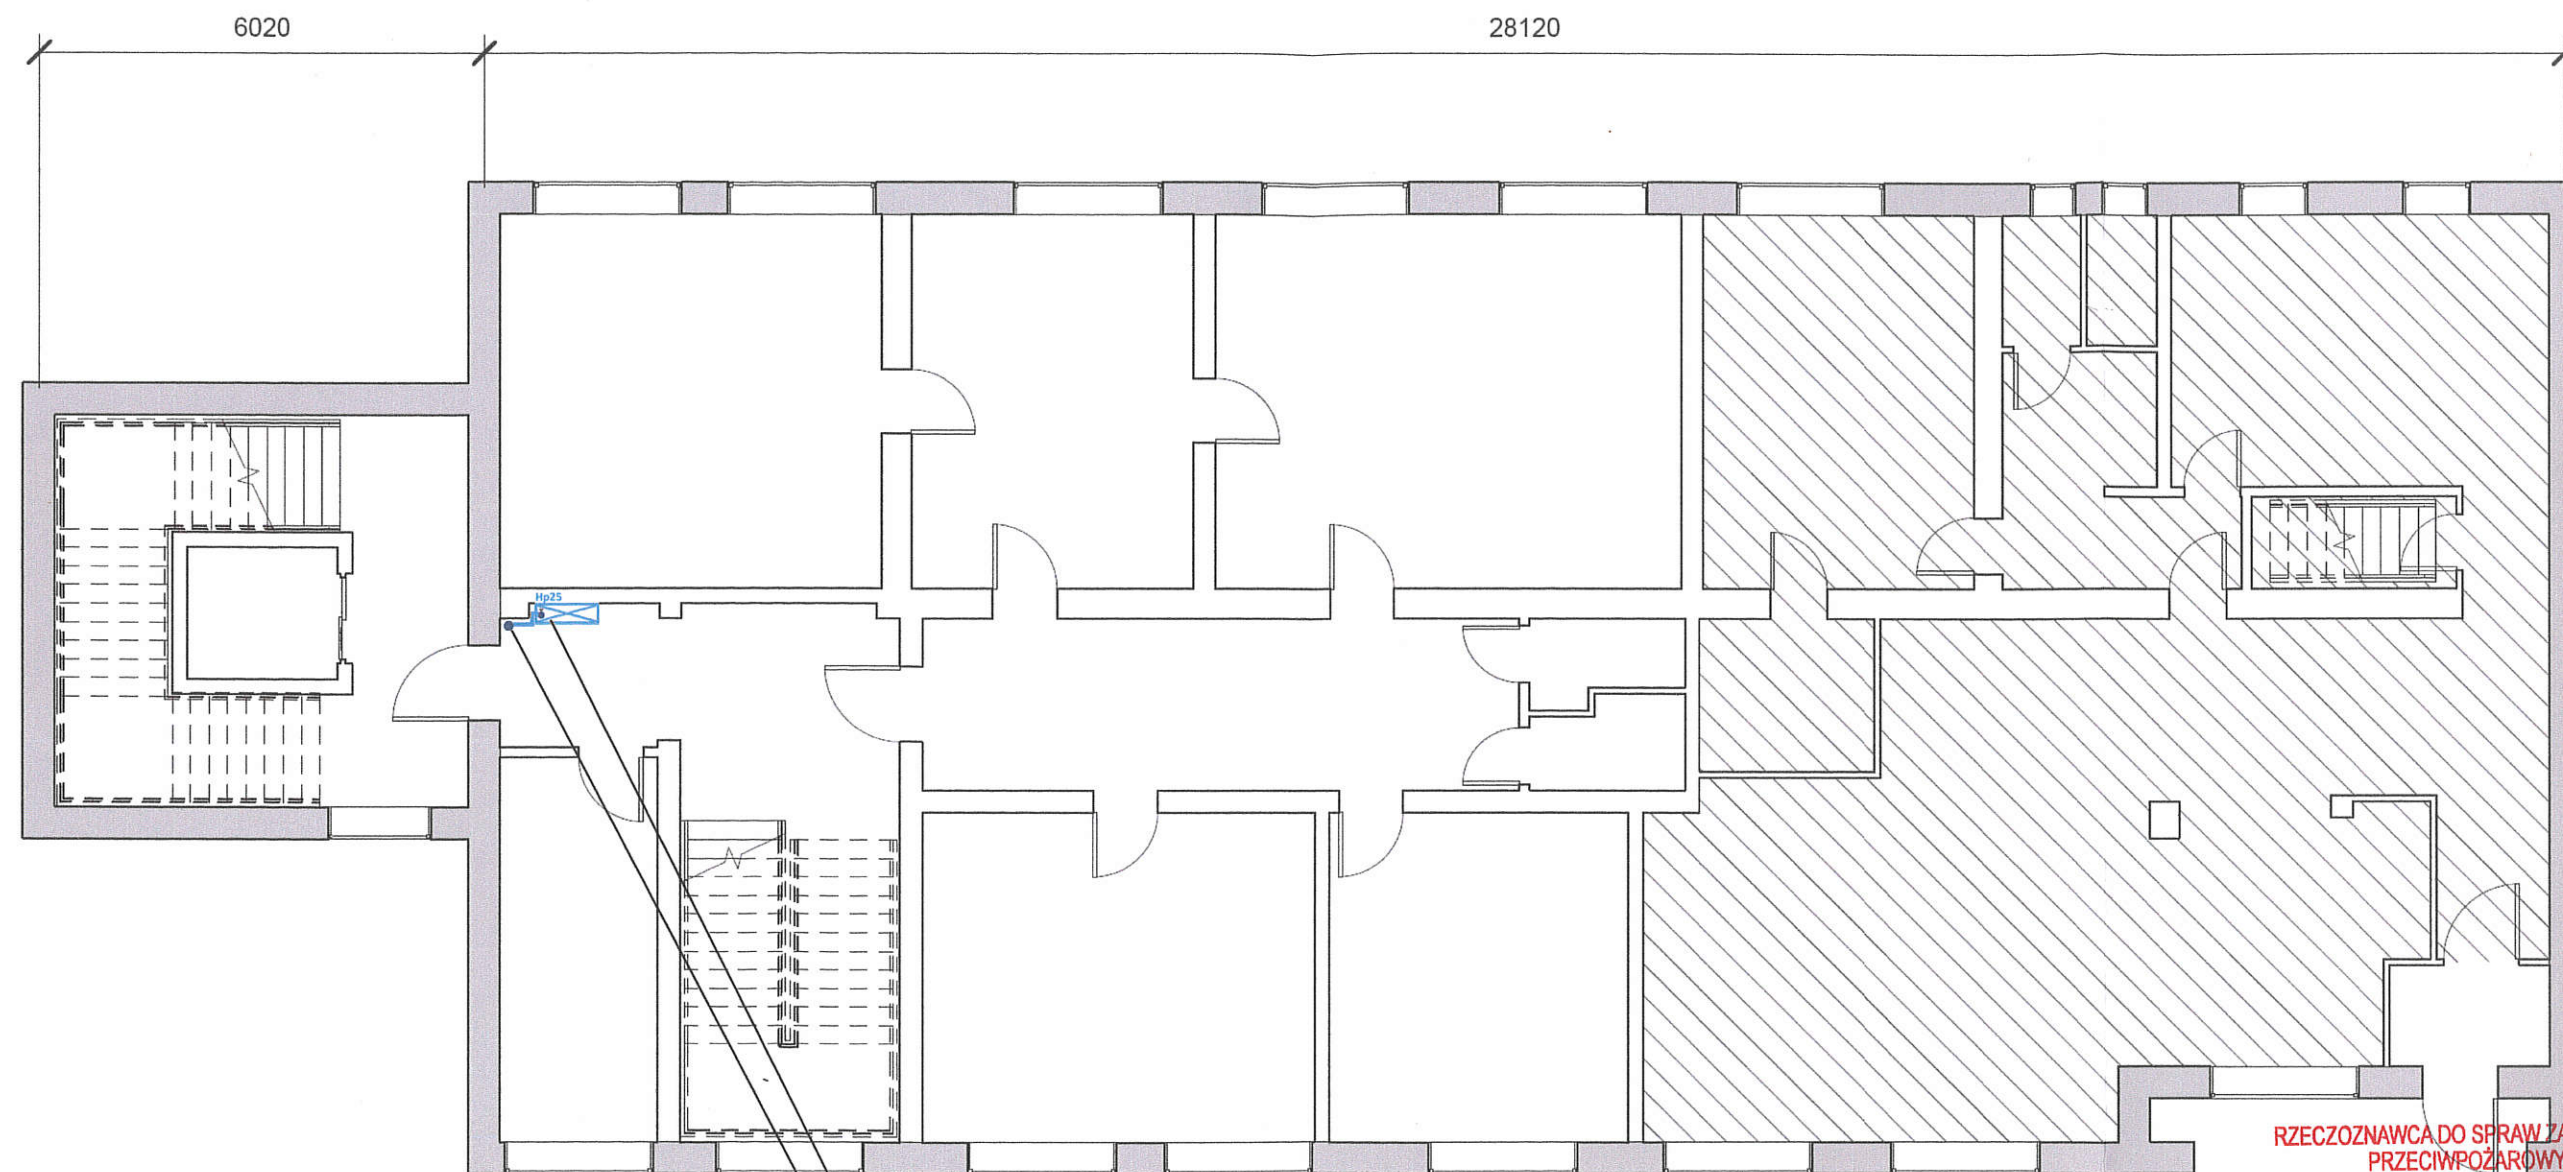

Hp 2

Pion instalacji P1 - DN 40 stal

**RZECZOZNAWCA DO SPRAW ZABEZPIECZEŃ
PRZECIWPOŻAROWYCH**

mgr inż. Adam Somerlik Nr upr. 574/2013

Pielko - Piety, dnia *10.12.2020*


Zgodność projektu z wymaganiami
ochrony przeciwpożarowej
stwierdzam

bez uwag z uwagami




OZNACZENIA:
Hydrant ppoż. DN 25
Pion instalacji ppoż.
Instalacja ppoż. stal ocynkowana

FIRE GUARD OCHRONA PRZECIWPOŻAROWA PIOTR GAWLIŃSKI Cięcina ul. Zacisze 13, 34-350 Węgierska Górka		Kontakt: 509 922 825	
Temat: Projekt instalacji wodociągowej przeciwpożarowej dla Budynku Urzędu Gminy Radziechowy-Wieprz. 34-381 Radziechowy, Wieprz 700 Działka nr 3591/5 obręb Wieprz			
Tytuł rys.: INSTALACJA PPOŻ - RZUT PARTERU		Data: 03.12.2020.	
Inwestor: Gmina Radziechowy- Wieprz 34-381 Radziechowy, Wieprz 700		Skala: 1:100	
Projektował: mgr inż. Jerzy Wypyszyński 321/98/UW	Podpis:	Nr rys:	
Opracował: mgr inż. Piotr Gawliński SGSP 5351/2007	Podpis:	2	

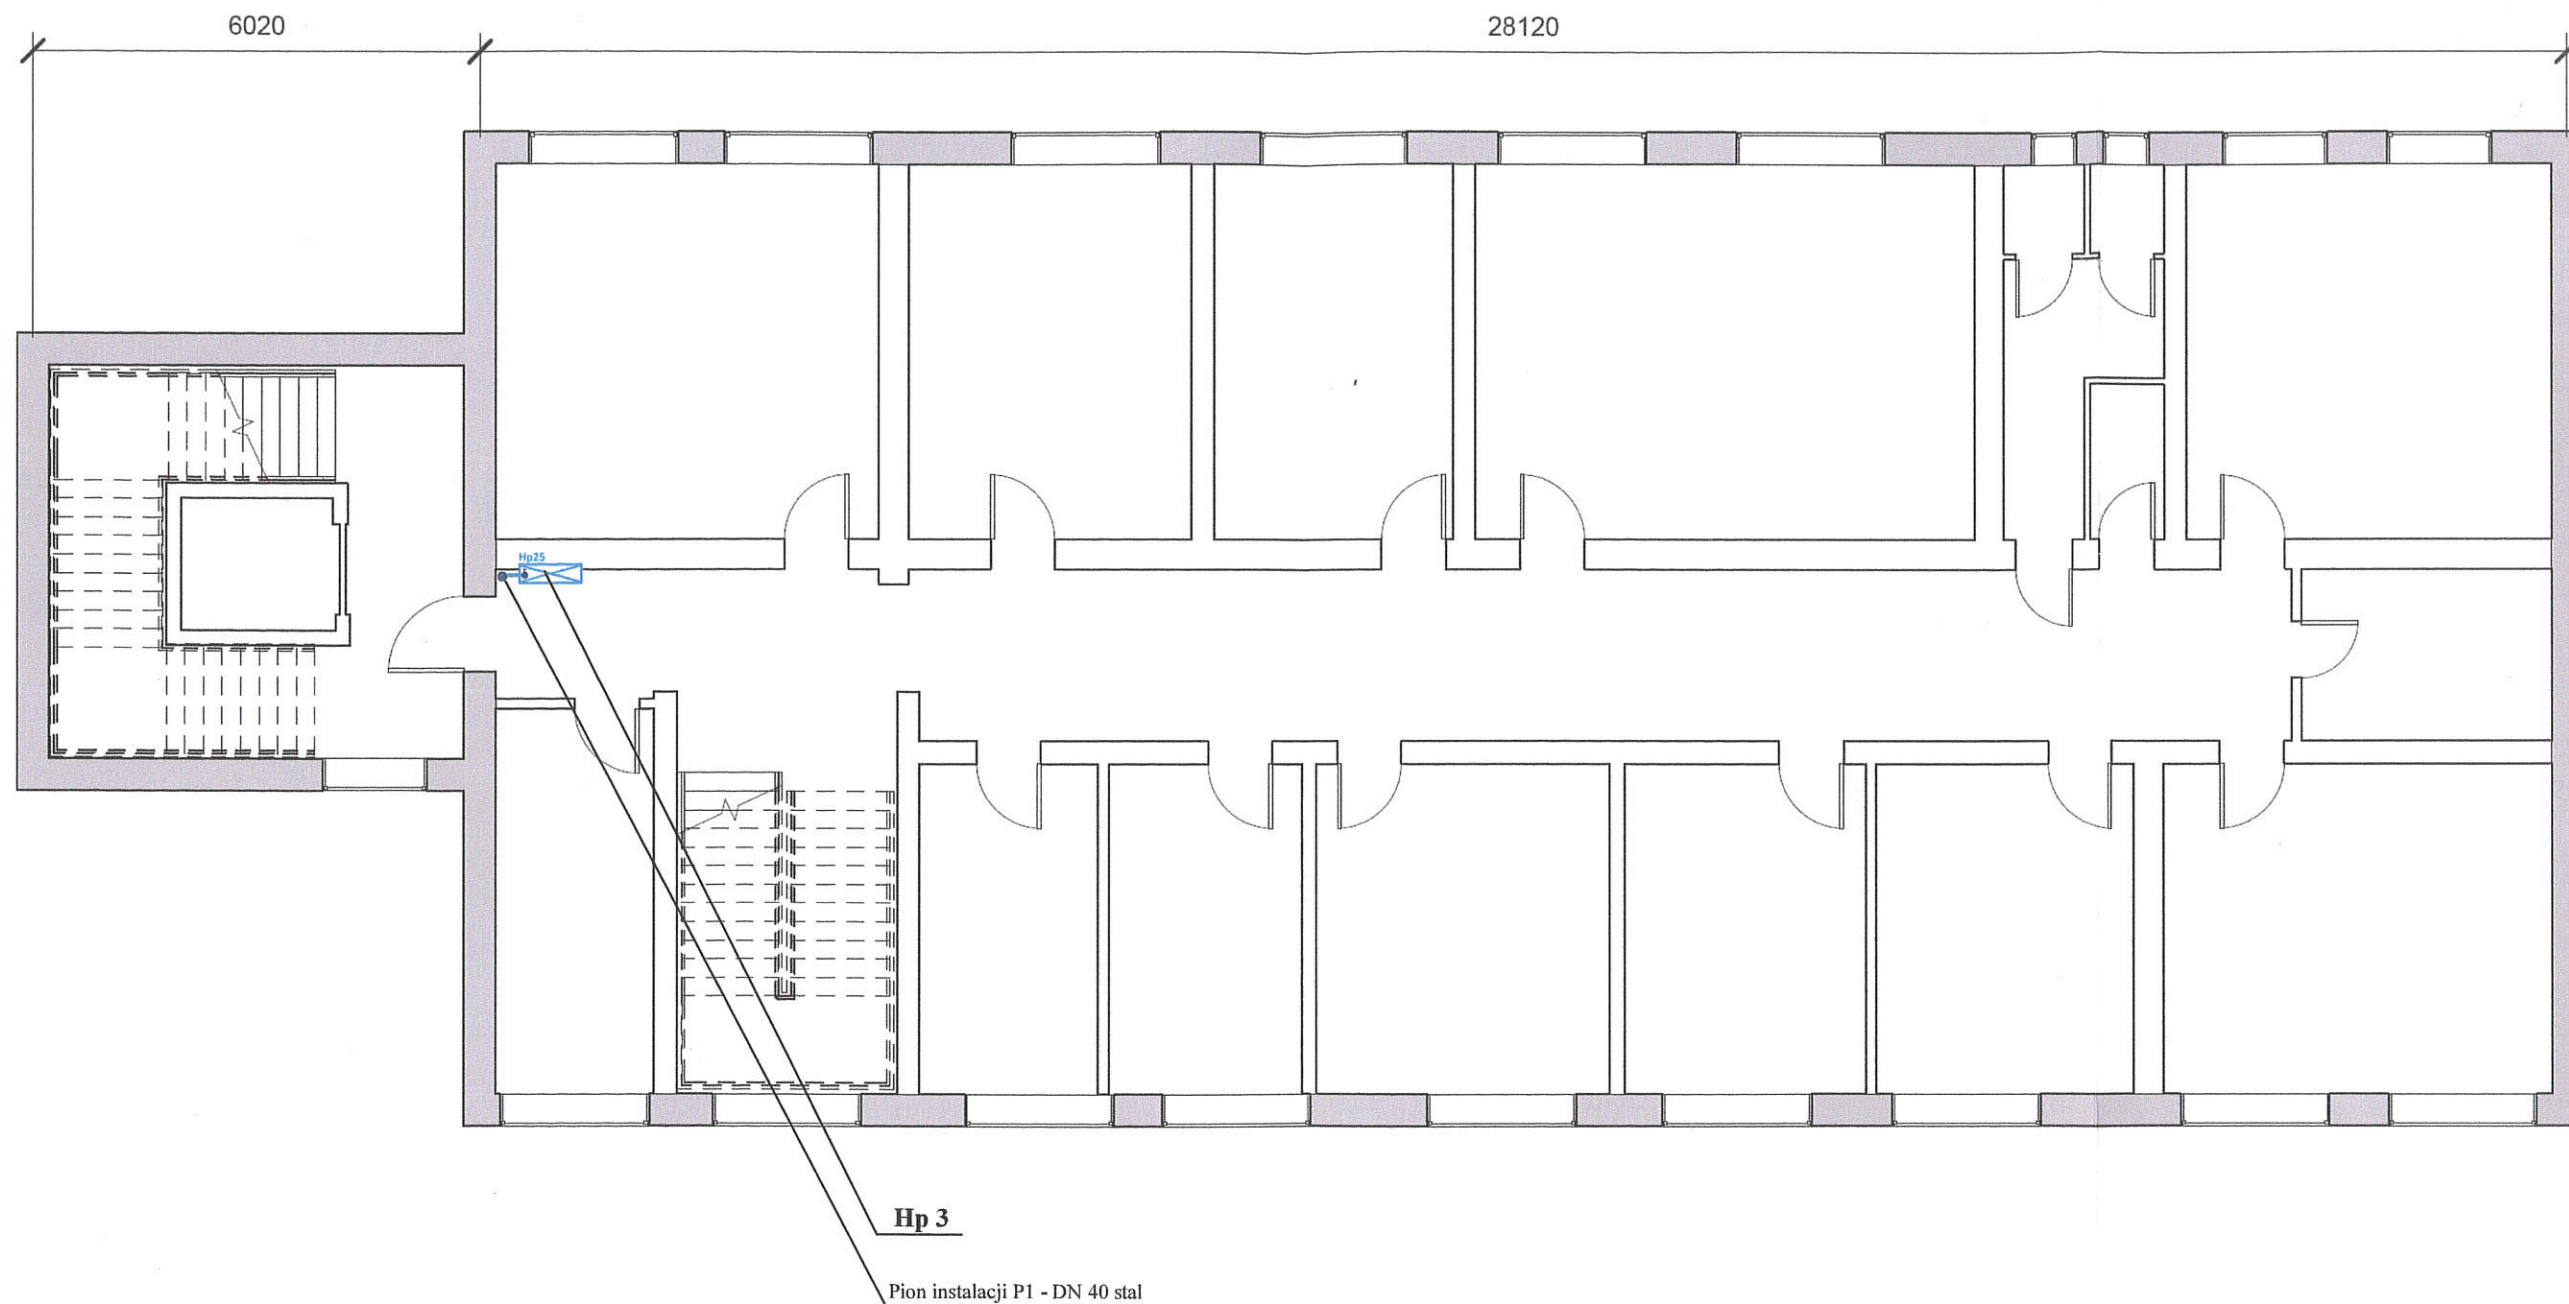


OZNACZENIA:
 Hydrant ppoż. DN 25
 Pion instalacji ppoż.
 Instalacja ppoż. stal ocynkowana

FIRE GUARD OCHRONA PRZECIWPOŻAROWA PIOTR GAWLIŃSKI Cięcina ul. Zacisze 13, 34-350 Węgierska Górka		Kontakt: 509 922 825
Temat: Projekt instalacji wodociągowej przeciwpożarowej dla Budynku Urzędu Gminy Radziechowy-Wieprz. 34-381 Radziechowy, Wieprz 700 Działka nr 3591/5 obręb Wieprz		
Tytuł rys.: INSTALACJA PPOŻ - RZUT PIĘTRA 1		Data: 03.12.2020.
Inwestor: Gmina Radziechowy- Wieprz 34-381 Radziechowy, Wieprz 700		Skala: 1:100
Projektował: mgr inż. Jerzy Wypyszyński 321/98/UW	Podpis:	3
Opracował: mgr inż. Piotr Gawliński SGSP 5351/2007	Podpis:	

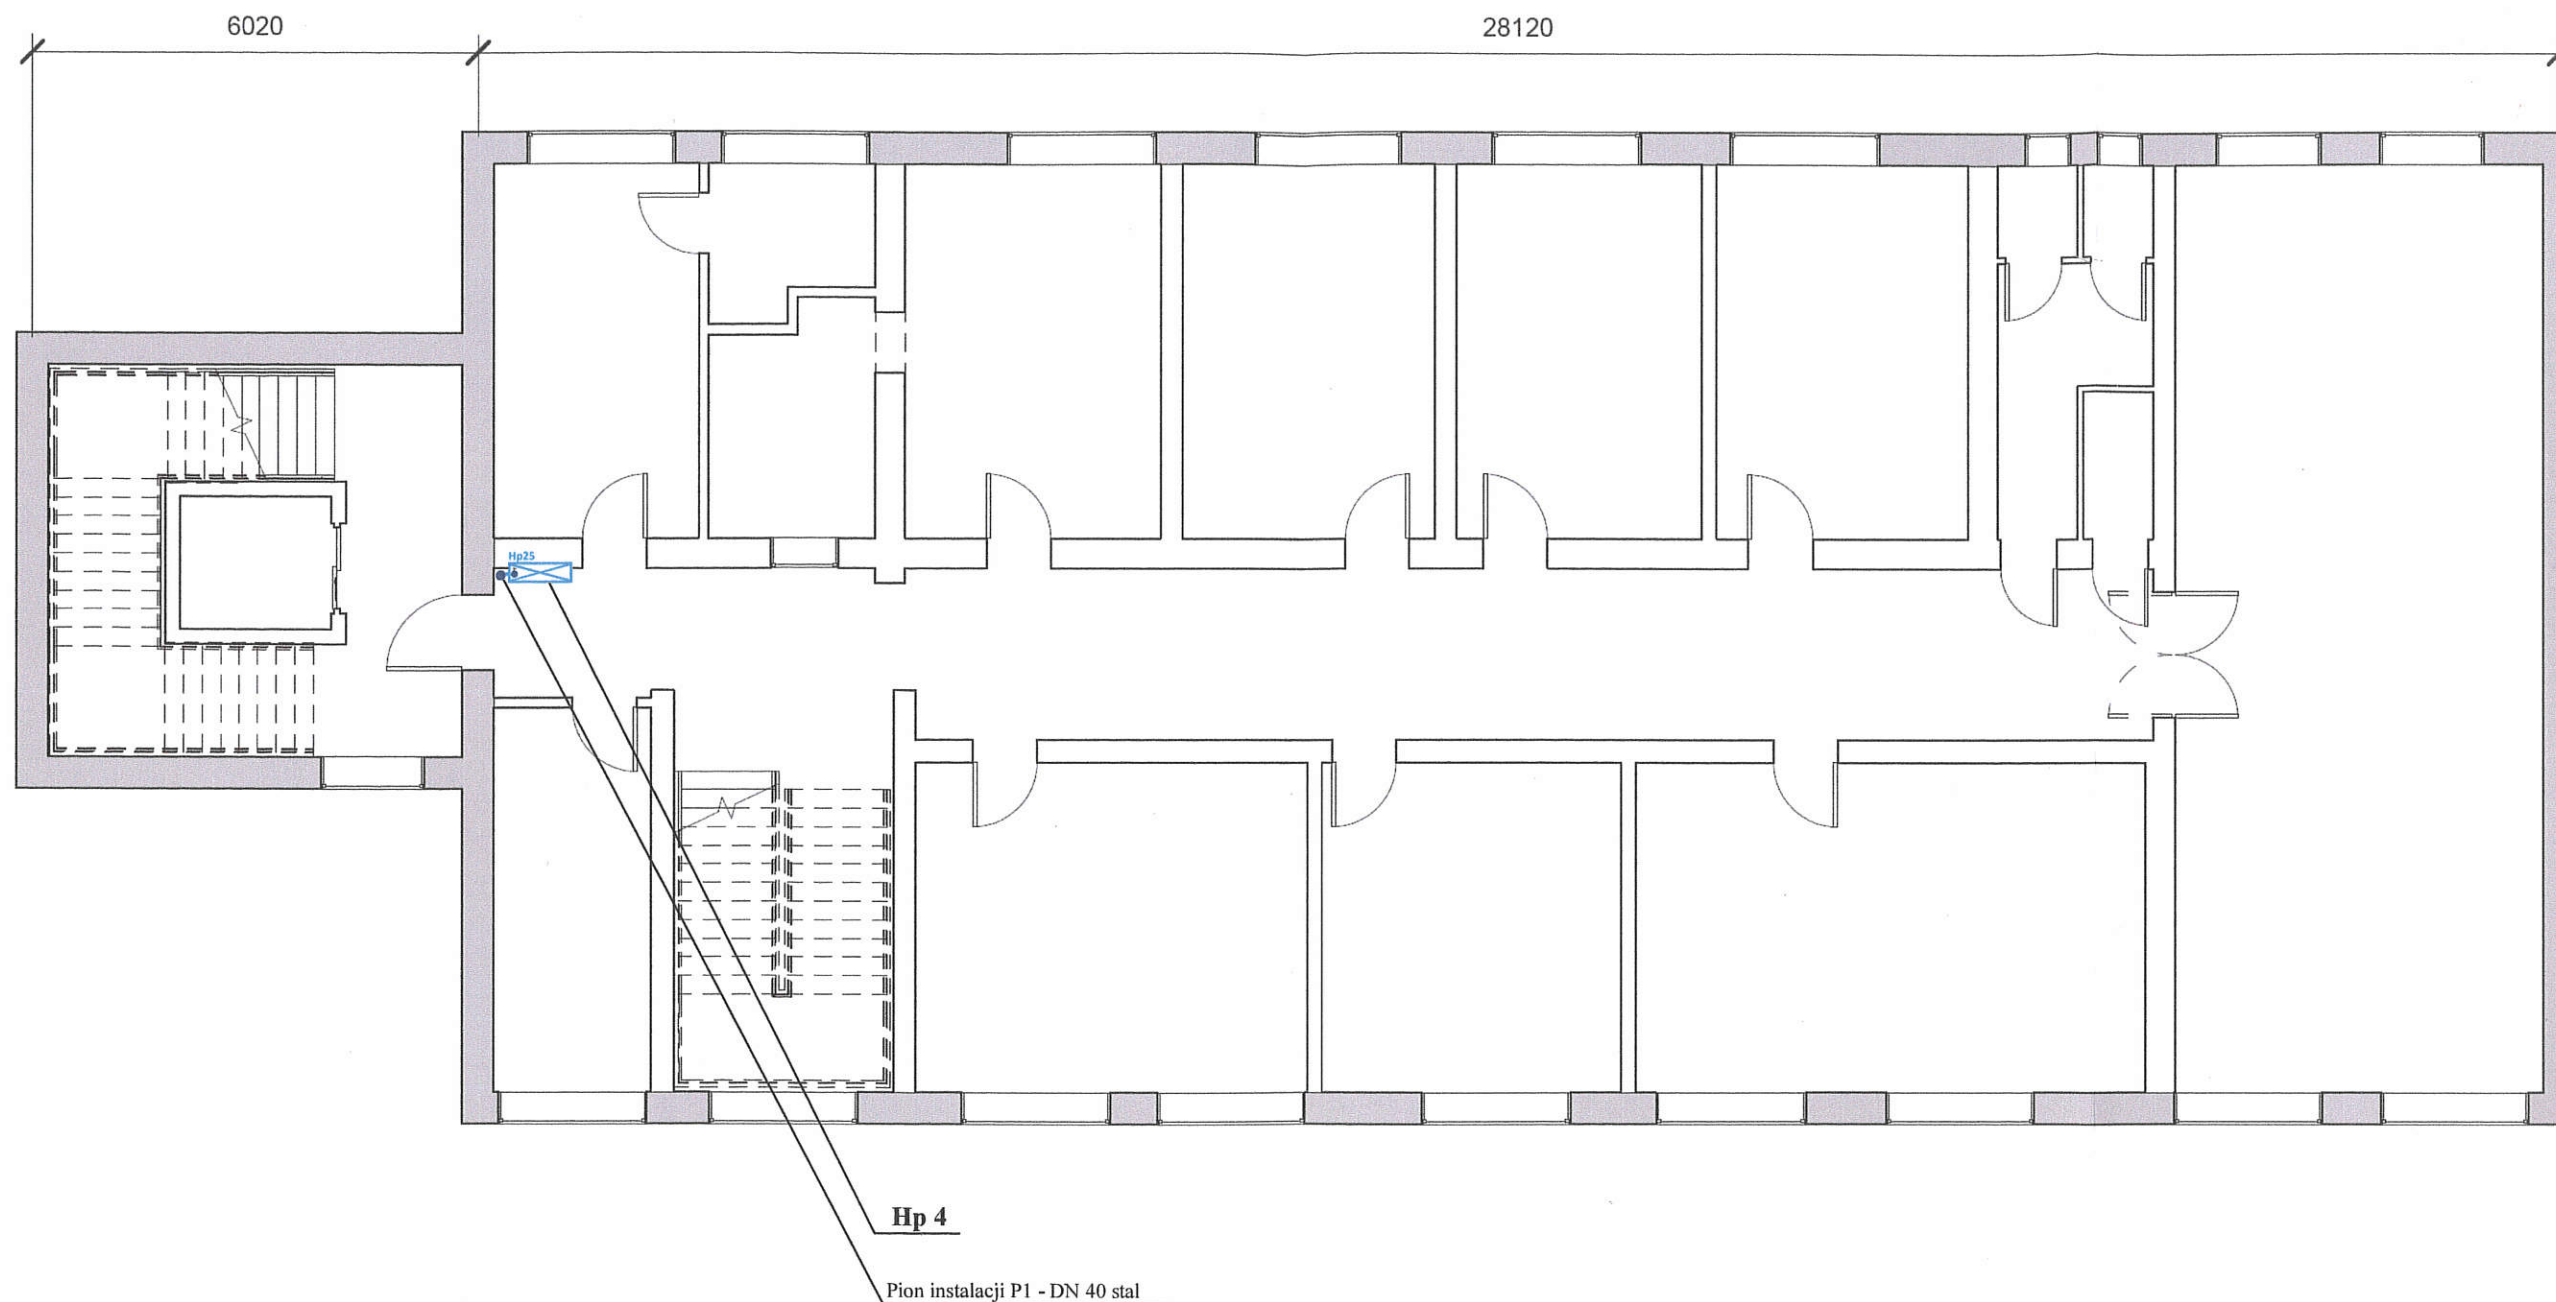


OZNACZENIA:
 Hydrant ppoż. DN 25
 Pion instalacji ppoż.
 Instalacja ppoż. stal ocynkowana

FIRE GUARD OCHRONA PRZECIWPOŻAROWA PIOTR GAWLIŃSKI Cięcina ul. Zacisze 13, 34-350 Węgierska Górka		Kontakt: 509 922 825	
Temat: Projekt instalacji wodociągowej przeciwpożarowej dla Budynku Urzędu Gminy Radziechowy-Wieprz. 34-381 Radziechowy, Wieprz 700 Działka nr 3591/5 obręb Wieprz			
Tytuł rys.: INSTALACJA PPOŻ - RZUT PIĘTRA 2		Data: 03.12.2020.	
Inwestor: Gmina Radziechowy- Wieprz 34-381 Radziechowy, Wieprz 700		Skala: 1:100	
Projektował: mgr inż. Jerzy Wypyszyński 321/98/UW	Podpis:		
Opracował: mgr inż. Piotr Gawliński SGSP 5351/2007	Podpis:		
		Nr rys: 4	

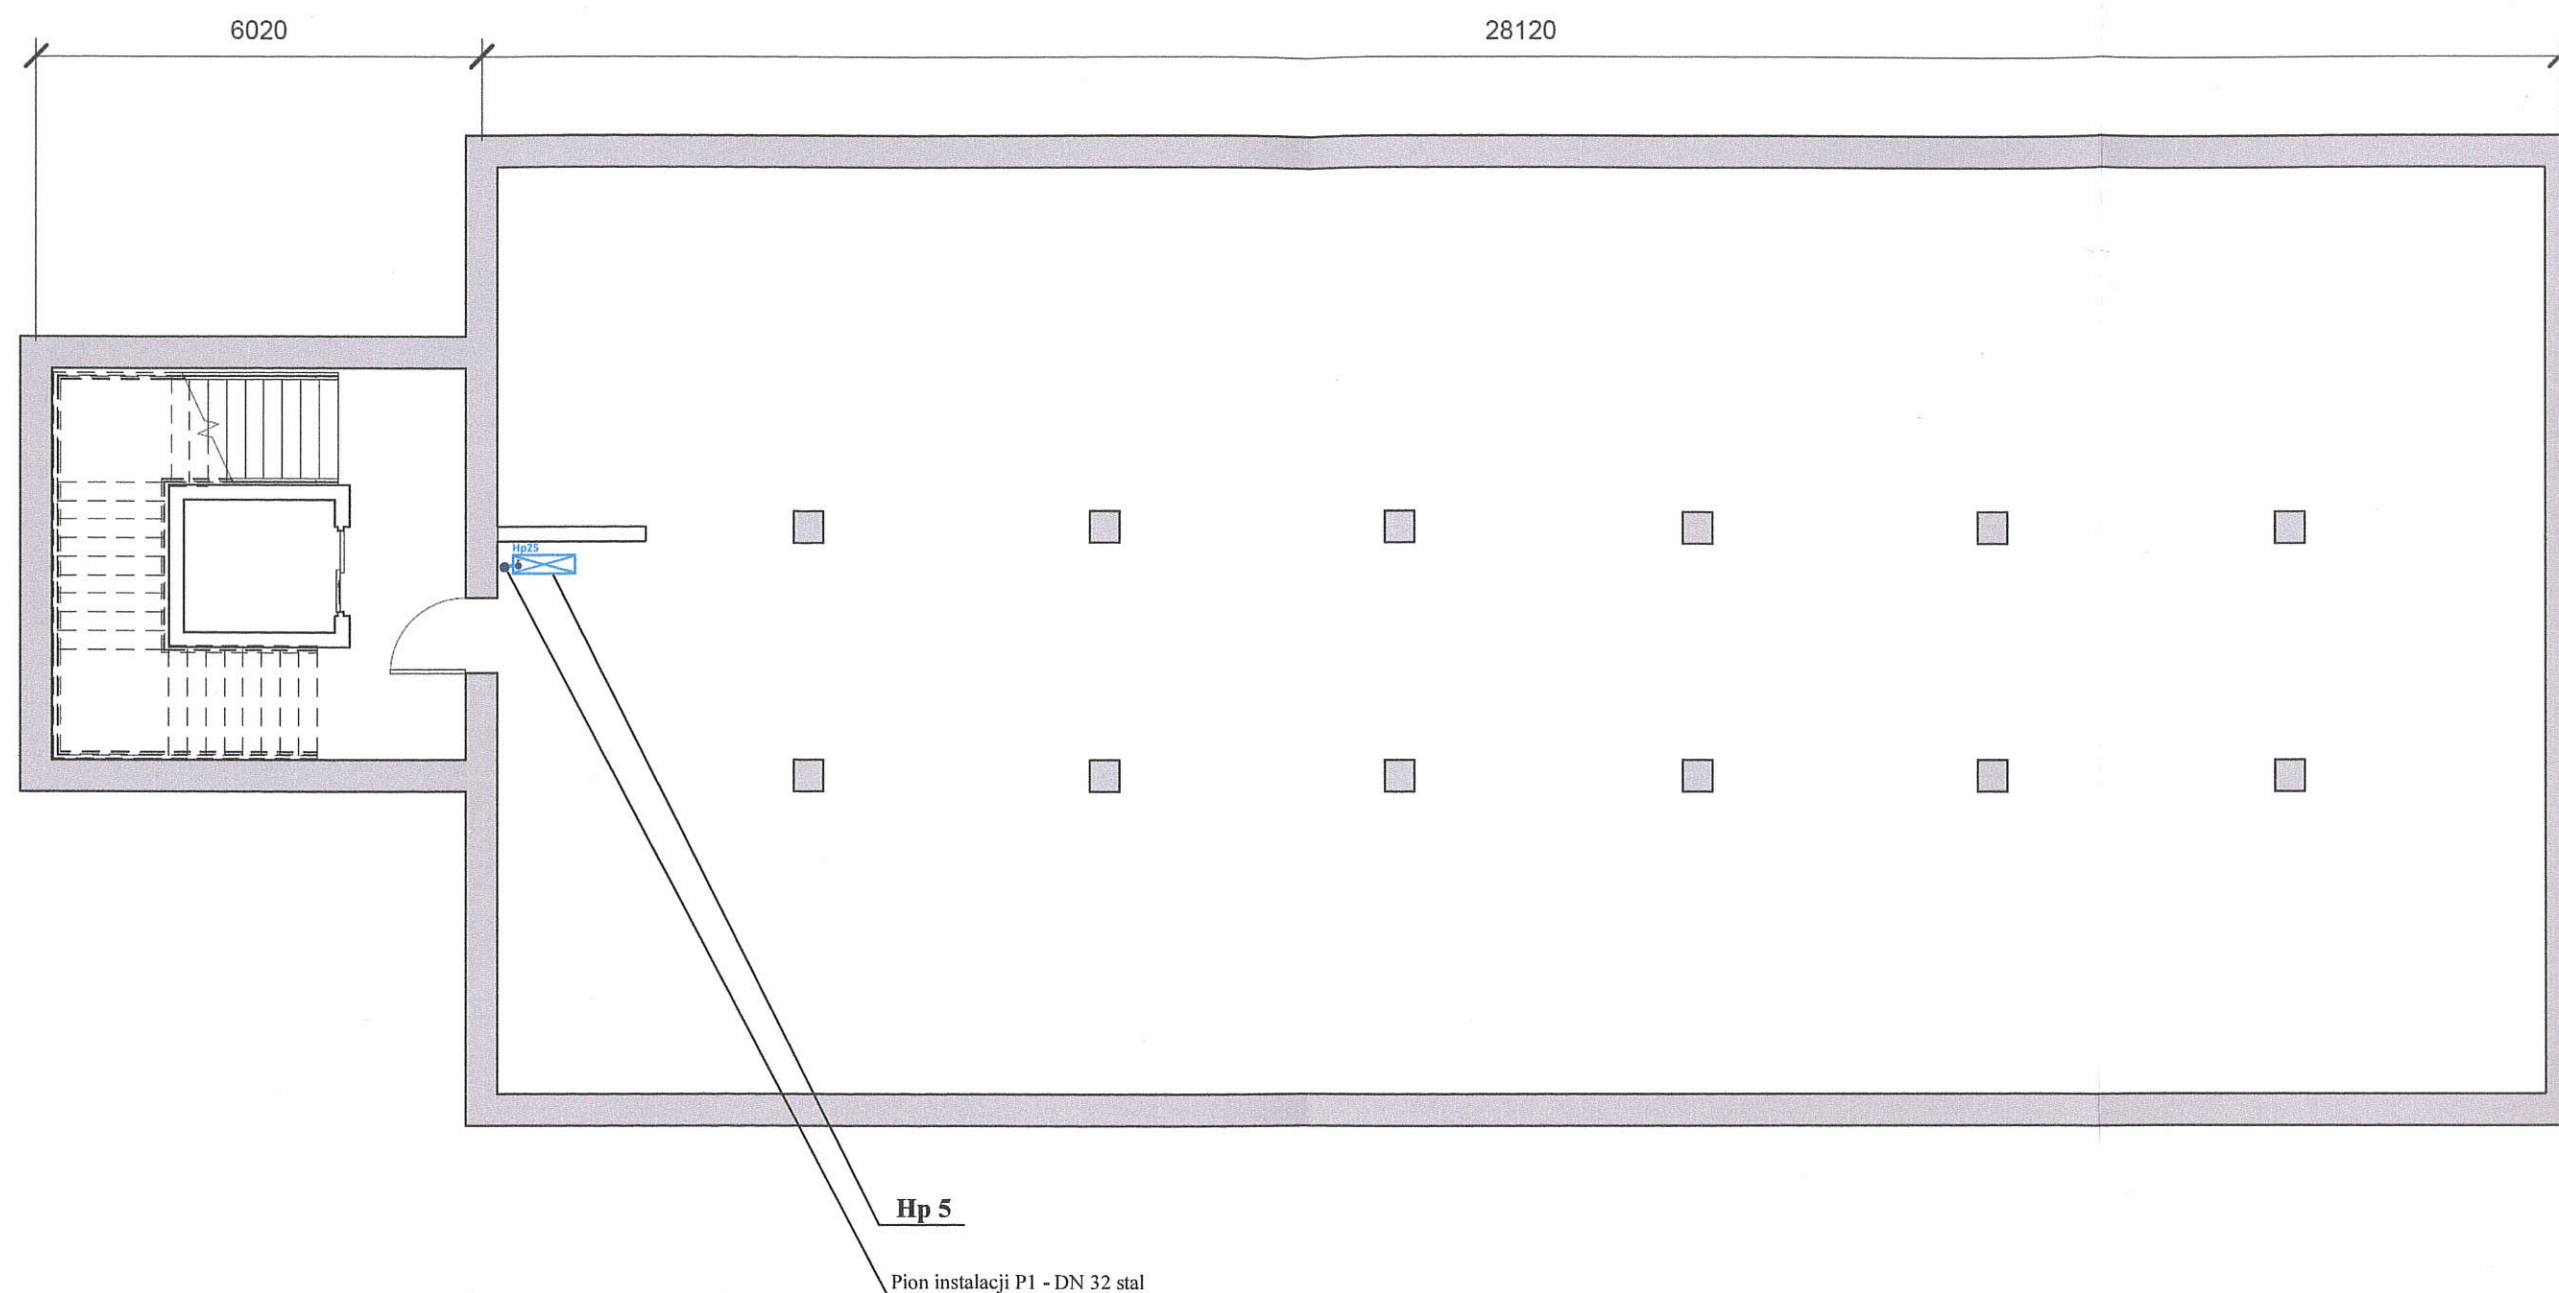

OZNACZENIA:
 Hydrant ppoż. DN 25
 Pion instalacji ppoż.
 Instalacja ppoż. stal ocynkowana

FIRE GUARD OCHRONA PRZECIWPOŻAROWA PIOTR GAWLIŃSKI Cięcina ul. Zacisze 13, 34-350 Węgierska Górka		Kontakt: 509 922 825
Temat: Projekt instalacji wodociągowej przeciwpożarowej dla Budynku Urzędu Gminy Radziechowy-Wieprz. 34-381 Radziechowy, Wieprz 700 Działka nr 3591/5 obręb Wieprz		
Tytuł rys.: INSTALACJA PPOŻ - RZUT PODDASZA		Data: 03.12.2020.
Inwestor: Gmina Radziechowy- Wieprz 34-381 Radziechowy, Wieprz 700		Skala: 1:100
Projektował: mgr inż. Jerzy Wypyszyński 321/98/UW	Podpis:	Nr rys: 5
Opracował: mgr inż. Piotr Gawliński SGSP 5351/2007	Podpis:	

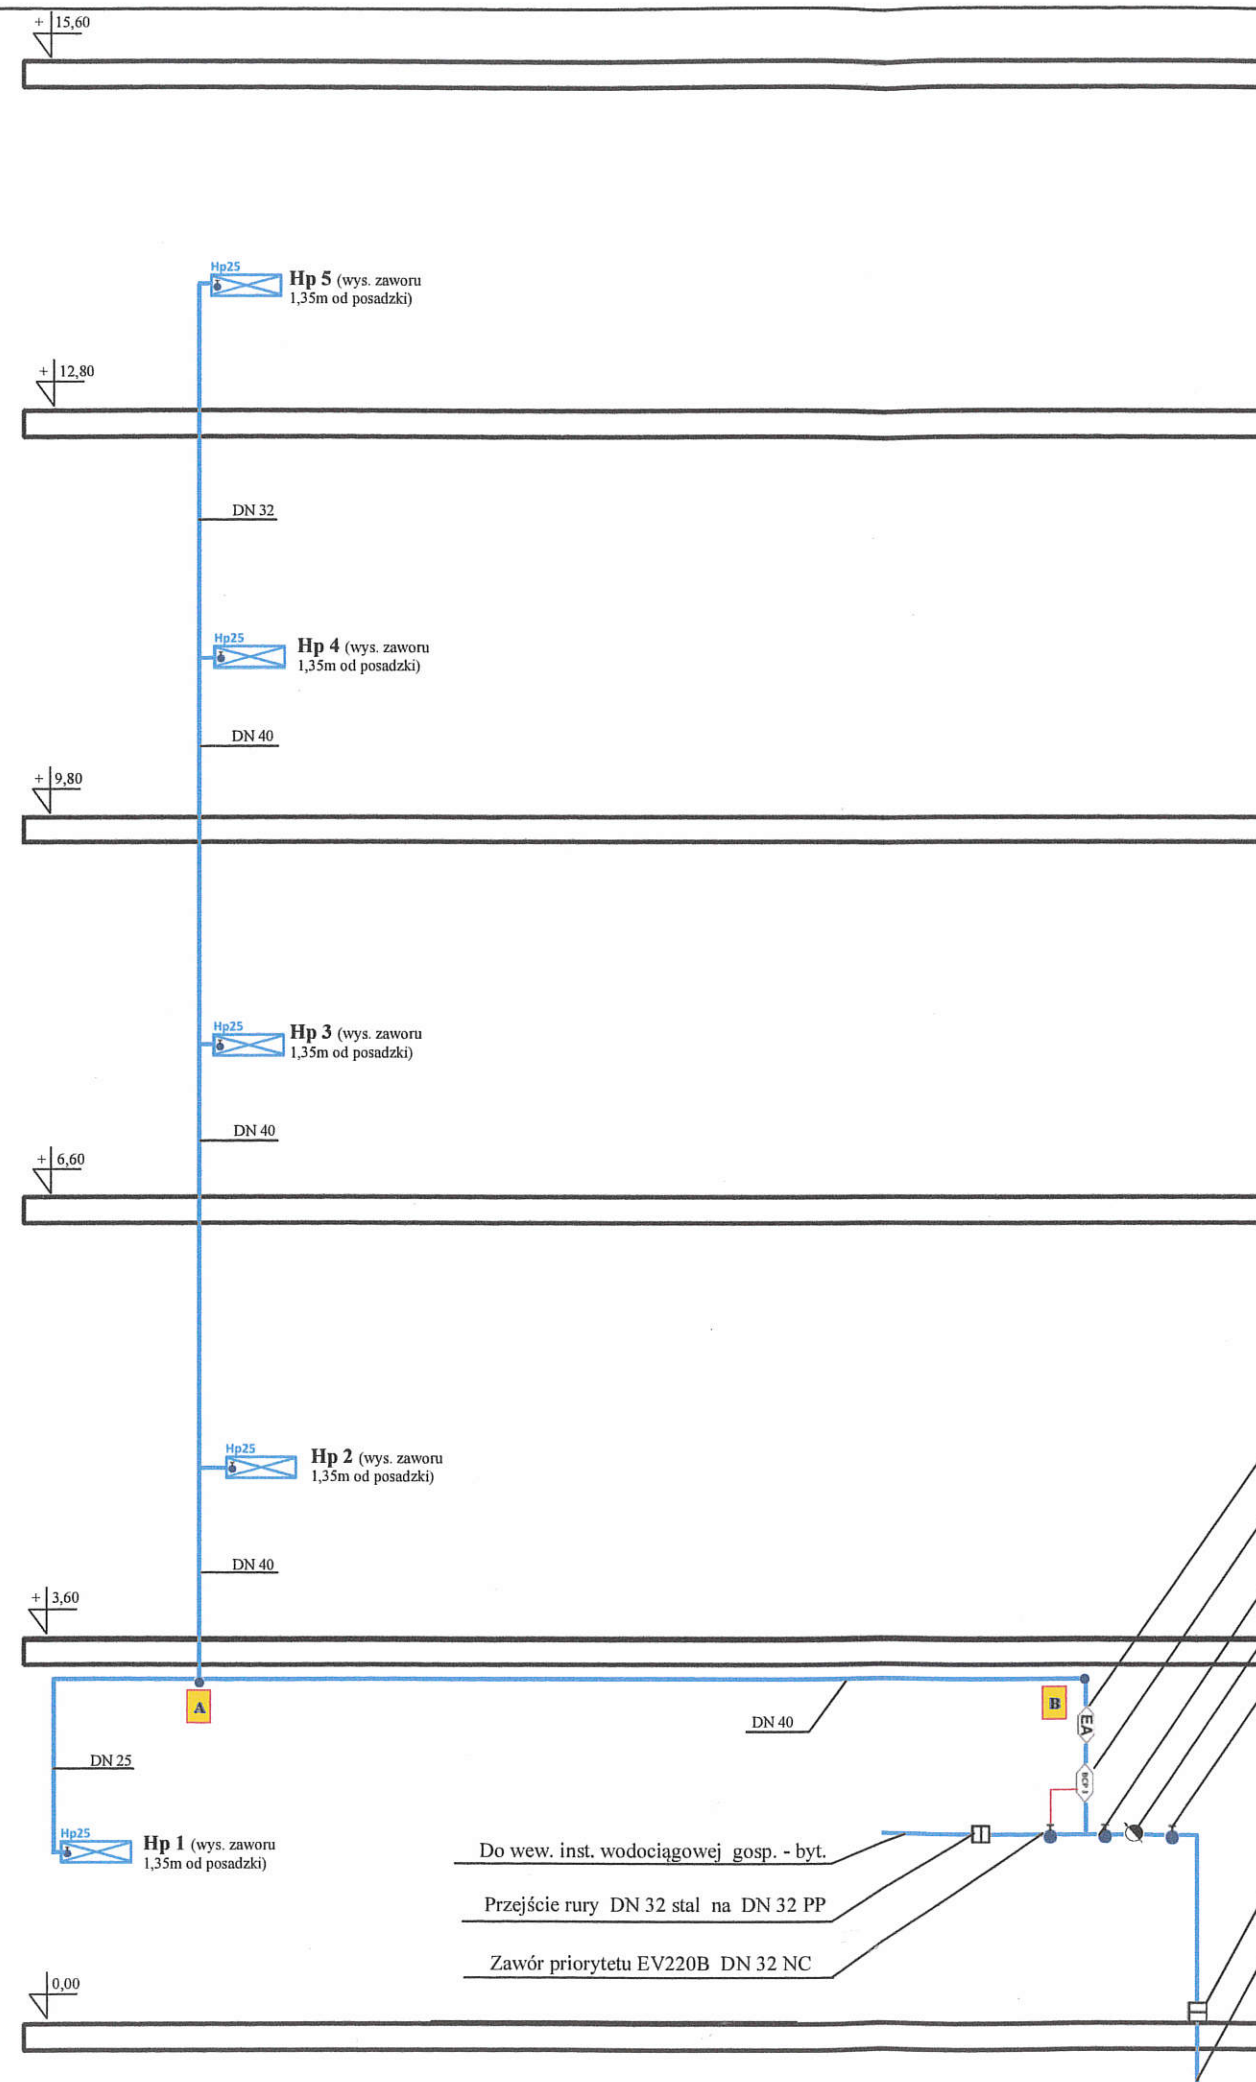

**RZECZOZNAWCA DO SPRAW ZABEZPIECZEŃ
PRZECIWPOŻAROWYCH**

mgr inż. Adam Somerlik Nr upr. 574/2013

Breśko - Białystok, dnia 10.12.2020.

Zgodność projektu z wymaganiami
ochrony przeciwpożarowej
stwierdzam

bez uwag z uwagami

Zawór antyskażeniowy EA DN 40

Presostat BCP 3

Zawór odcinający DN 40

Wodomierz o przepływie Q min 7,2 m³/h

Zawór odcinający DN 40

Przejście rury DN 32 PE na DN 40 stal

Istniejące przyłącze wody PE DN 32

OZNACZENIA:

DN32 stal = Geberit Mapress C-stahl 35,0 x 1,5

DN40 stal = Geberit Mapress C-stahl 42,0 x 1,5

Hp25 = HW-25 N-30 SLIM 180

Odcinek : A + B = 26 m

FIRE GUARD OCHRONA PRZECIWPOŻAROWA PIOTR GAWLIŃSKI Cięcina ul. Zacisze 13, 34-350 Węgierska Górka		Kontakt: 509-922-825
Temat: Projekt instalacji wodociągowej przeciwpożarowej dla Budynku Urzędu Gminy Radziechowy-Wieprz. 34-381 Radziechowy, Wieprz 700 Działka nr 3591/5 obręb Wieprz		
Tytuł rys.: INSTALACJA PPOŻ - ROZW. INSTALACJI		Data: 03.12.2020.
Inwestor: Gmina Radziechowy-Wieprz 34-381 Radziechowy, Wieprz 700		Skala: 1:50
Projektował: mgr inż. Jerzy Wypyszyński 321/98/UW	Podpis:	Nr rys: 6
Opracował: mgr inż. Piotr Gawliński SGSP 5351/2007	Podpis:	